

ANEXO H – PLANTA BAIXA

ESQUADRIAS

- PORTA (PARANA):
 P1 - 1,10 m x 2,10 m
 P2 - 0,80 m x 2,10 m
 P3 - 0,60 m x 2,10 m
 P4 - 0,90 m x 2,10 m
- PORTÃO DE FERRO (TUJOLINHO):
 P11 - 1,60 m x 2,50 m
 P12 - 1,10 m x 1,00 m
- JANELA (ALUMÍNIO E VIDRO):
 J1 - 1,20 m x 1,20 m
 J2 - 1,20 m x 0,60 m
 J3 - 1,00 m x 0,60 m
 J4 - 0,80 m x 0,60 m
- GICHI: (VIDRO E ALUMÍNIO):
 G1 - 0,50 m x 0,50 m
- COMOFOGO (CIMENTO):
 C1 - 2,10 m x 2,00 m
- GRACE DE FERRO (TUJOLINHO):
 G11 - 1,90 m x 2,10 m




Rodrigo Moreira Araújo
 Rodrigo Moreira Araújo
 ENGENHEIRO GOVERNADOR
 Nº 55413 - D. MUNICIPAL

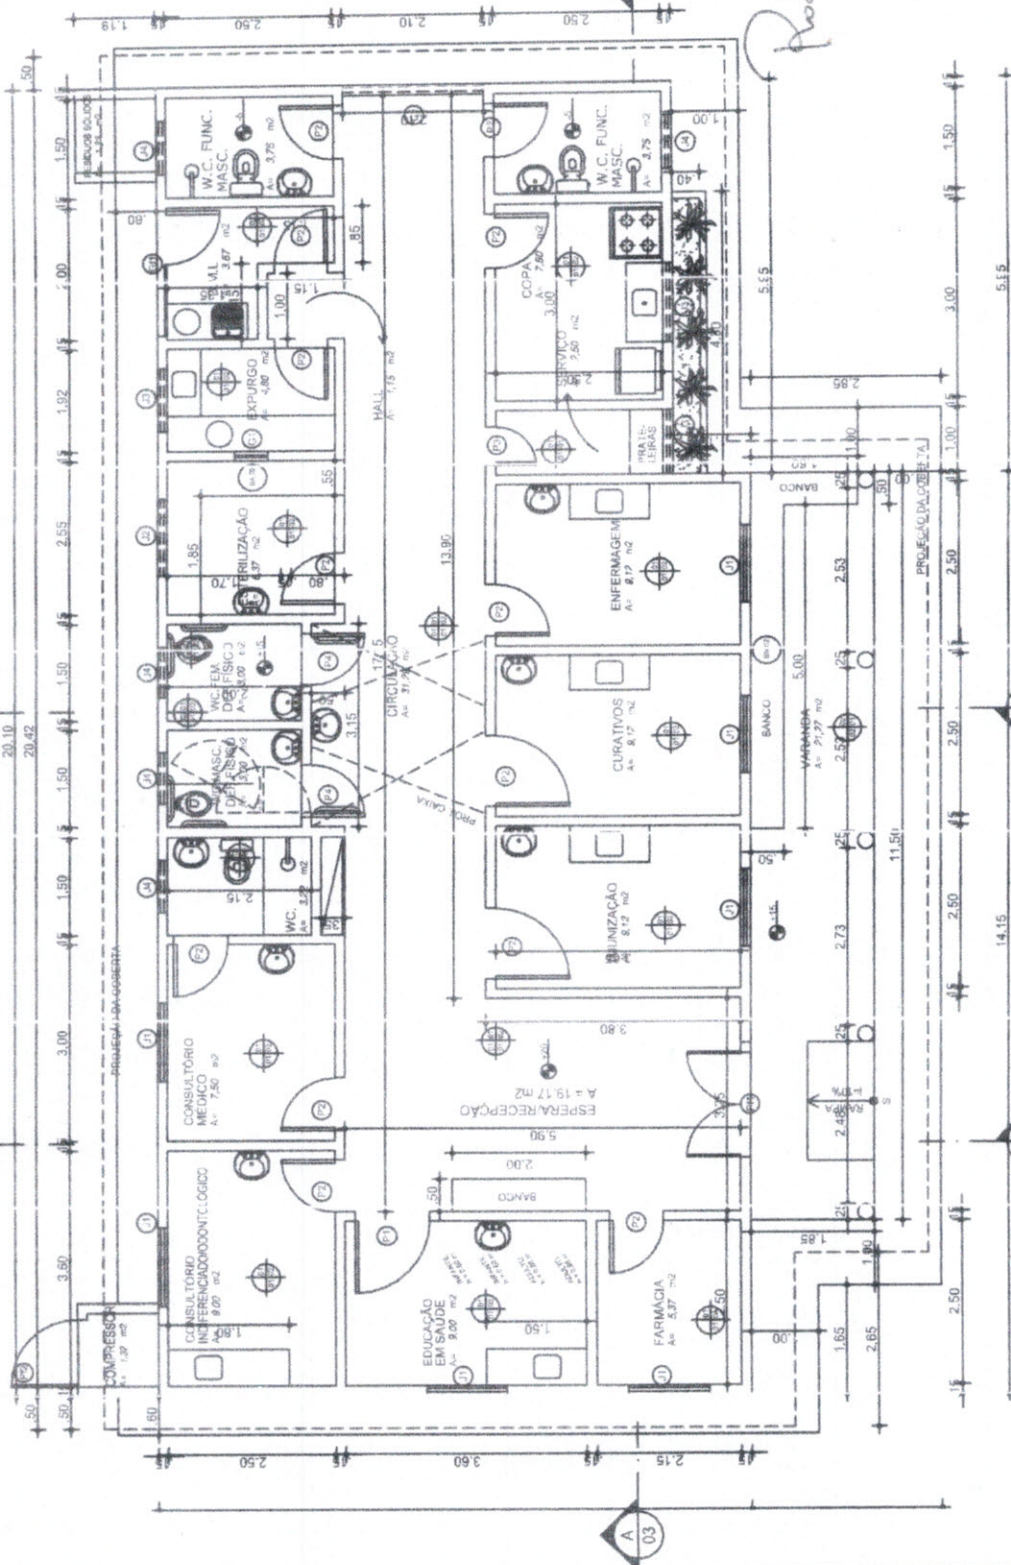


PREFEITURA MUNICIPAL DE CURITIBA	
UNIDADE	POSTO DE SAÚDE
CONTENHIDO	PLANTA BAIXA
PROJETADE	PROJ. ETO ARQUITETÔNICO
DATA	01/06
ÁREA	203,42 m ²
RELAÇÃO	1/75
REVISÃO	AQUINO
ELABORADO	RODRIGO

01 PLANTA BAIXA
 ESCALA: 1/75

- ESPECIFICAÇÃO DE MATERIAIS**
- PAREDE**
 - 01 - REBOCO DESEMPENADO E ESPONJADO PINTADO C/ TINTA LATEX
 - 02 - CERÂMICA ESMALTADA 30 x 30 cm EM TUDO O PÉ-DIREITO
 - PISO**
 - 01 - CERÂMICA ESMALTADA 20 x 20 cm
 - 02 - CIMENTADO LISO
 - FORRO / COBERTA**
 - 01 - LAJE PN C/ REBOCO DESEMPENADO E ESPONJADO PINTADO C/ TINTA LATEX
 - 02 - ESTRUTURA DE MADEIRA C/ TELHA COLONIAL
 - DIVERSOS**
 - 01 - BATE-MACA DE MADEIRA
 - 02 - EQUIPAMENTOS C/ PEÇAS DE APOIO P/ DEFICIENTES C/ TUBOS DE INOX

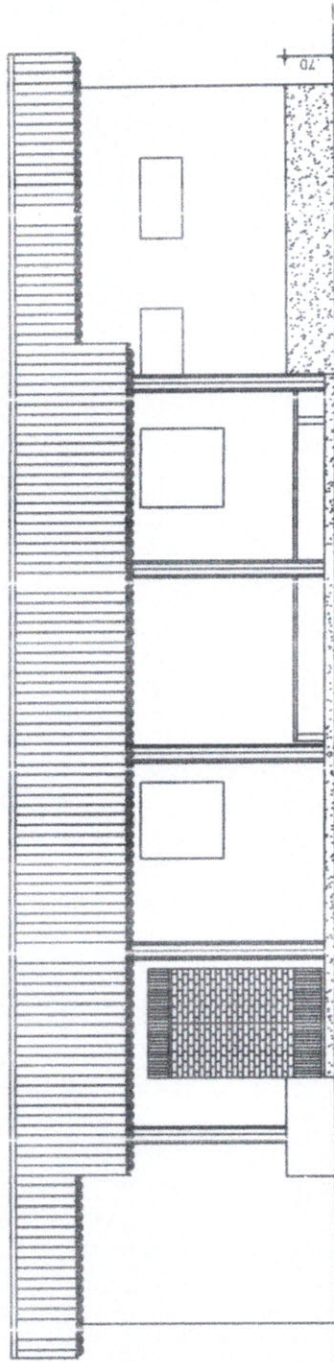

01 FACHADA PRINCIPAL
ESCALA: 1/75

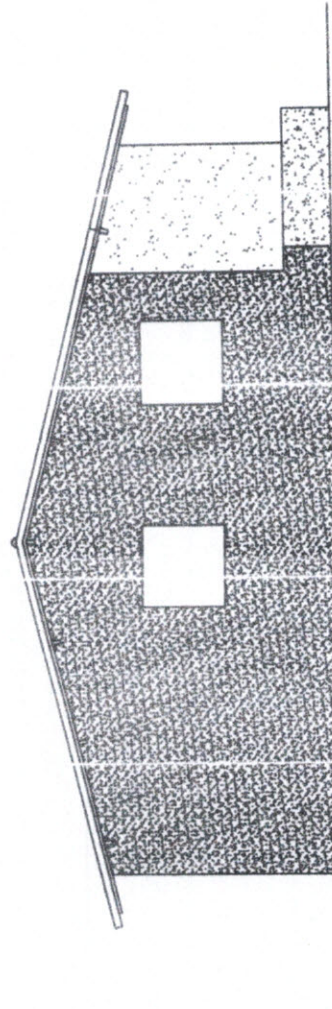


02 FACHADA DIREITA
ESCALA: 1/75

03 FACHADA ESQUERDA
ESCALA: 1/75

Rodrigo Moreira Araújo
Rodrigo Moreira Araújo
Engenheiro Civil
CREA: 39413 - D




PREFEITURA MUNICIPAL DE COREAUIÇÉ		PROJETO ARQUITETÔNICO	04/06
POSTO DE SAÚDE	FACHADAS	AQUINO	RODRIGO
203,42 m²	1/75		

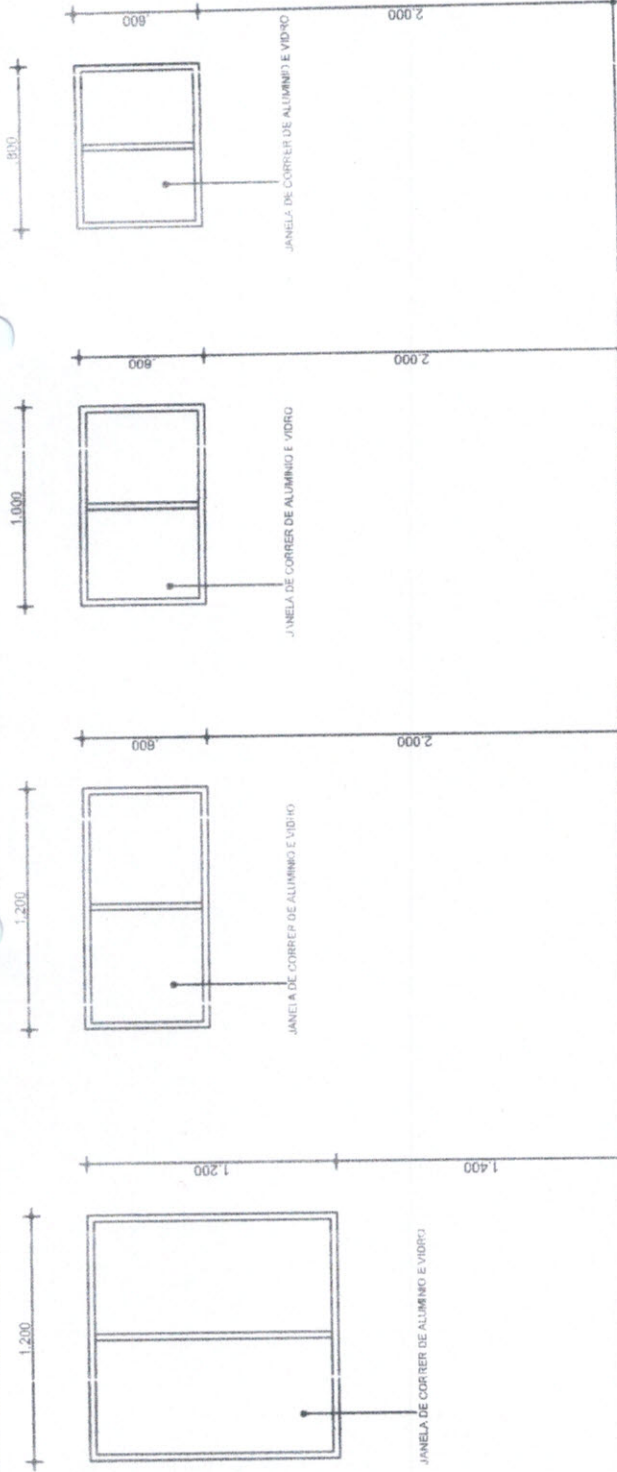

04 DET. JANELA 01 ESCALA: 1/25
05 DET. JANELA 02 ESCALA: 1/25
06 DET. JANELA 03 ESCALA: 1/25
07 DET. JANELA 04 ESCALA: 1/25

GOVERNO MUNICIPAL DE CORTEZ
 FL 206
 Rodrigo Moreira Araujo
 Engenheiro Civil
 CREM. 35413 - D

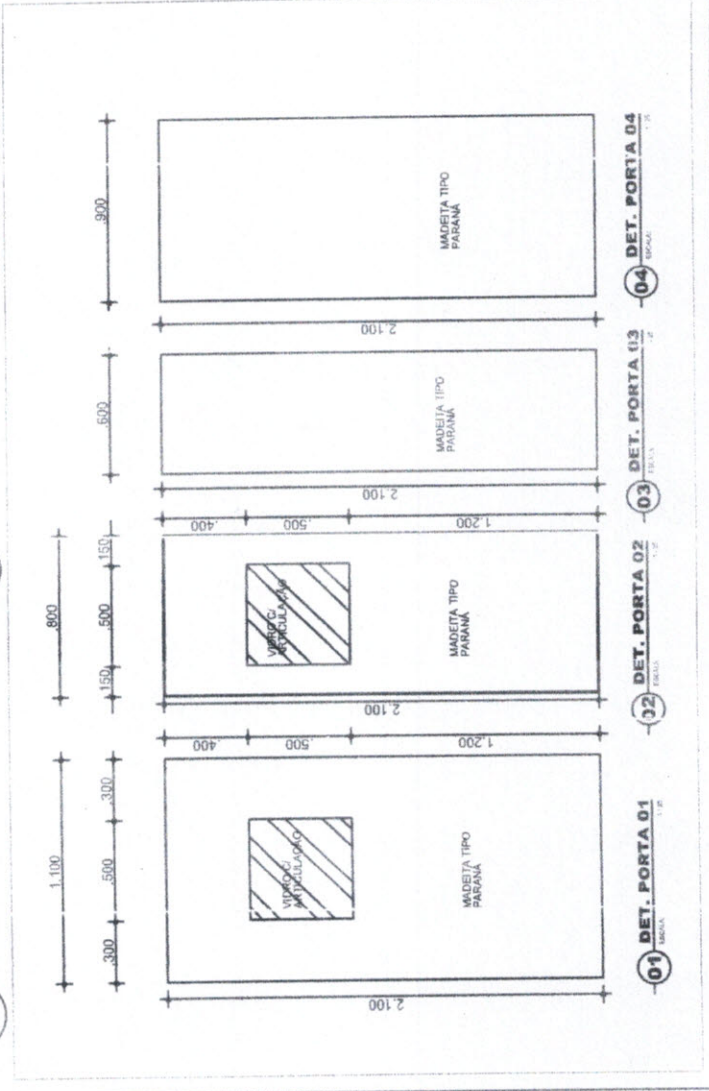


01 DET. PORTA 01 ESCALA: 1/25
02 DET. PORTA 02 ESCALA: 1/25
03 DET. PORTA 03 ESCALA: 1/25
04 DET. PORTA 04 ESCALA: 1/25

PREFEITURA MUNICIPAL DE COREAU/CE	
PROJ. DE	PROJETO ARQUITETONICO
CONTEUDO	ESQUADRIAS
AREA	203,42 m ²
PROJ. DE	1/25
PROJ. DE	AQUINO
PROJ. DE	RODRIGO
PROJ. DE	06/06

01 PLANTA BAIXA
ESCALA: 1/75




Rodrigo Moreira Araujo
Rodrigo Moreira Araujo
Engenheiro Civil
CREA: 05413-D

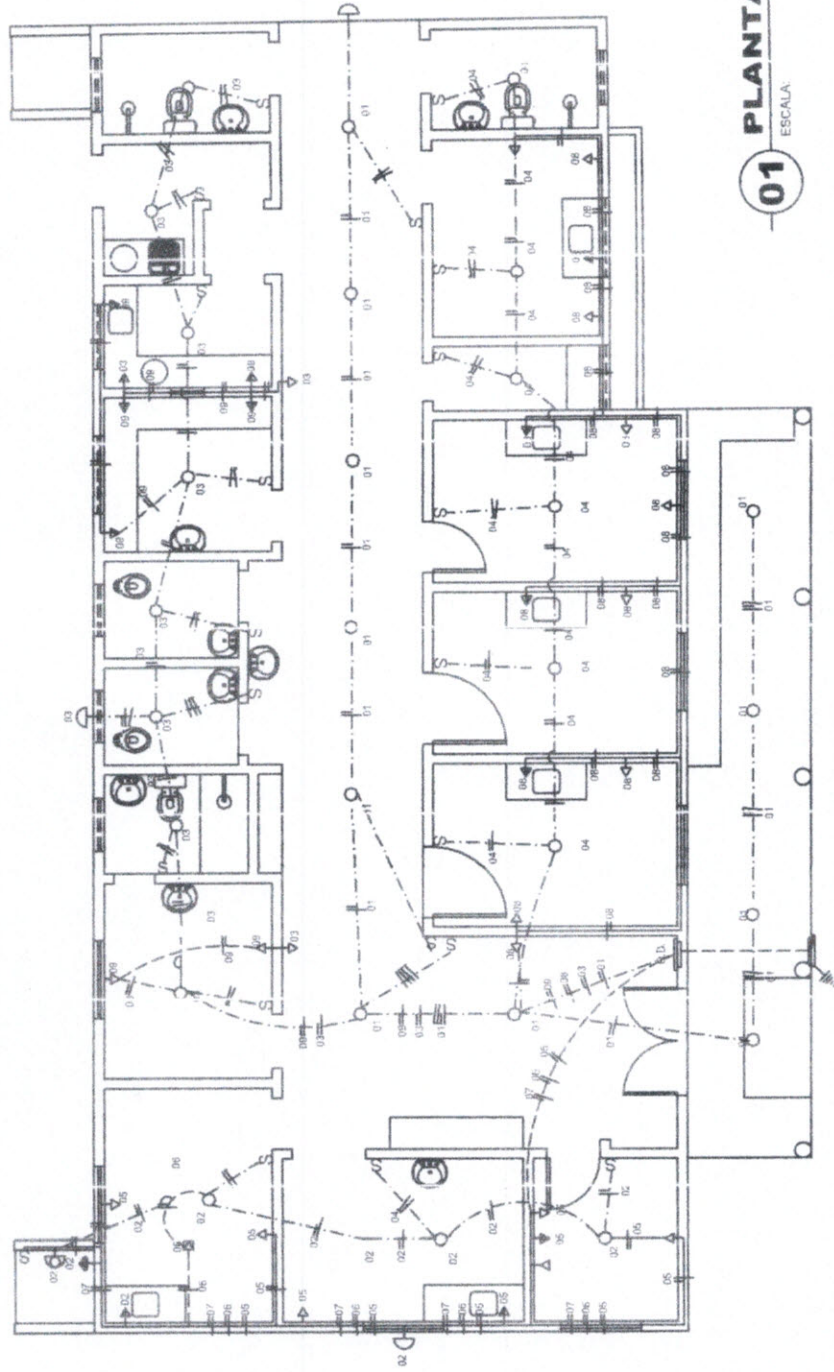

LEGENDA

- ⊕ LUMINÁRIA C/ LÂMPADA INCANDESCENTE DE 100 W NA PAREDE A 3,00 m DO PISO - A PIVOTA DE TEMPO.
- ⊕ LUMINÁRIA C/ LÂMPADA INCANDESCENTE DE 60 W NA PAREDE A 0,5 m DO PISO - A PIVOTA DE TEMPO.
- FLUORESCENTE, TIPO PL. ATE 13W (SUBSTITUIÇÃO)
- S₂ S₃ INTERRUPTORES DE 1, 2 E 3 SEÇÕES RESPECTIVAMENTE A 1,20 m DO PISO.
- FIAÇÃO FASE, NEUTRA E RETORNO RESPECTIVAMENTE
- FIAÇÃO EMBUTIDA EM ELETROJUTO NA COBERTA
- FIAÇÃO EMBUTIDA EM ELETROJUTO NO PISO
- FIAÇÃO EMBUTIDA EM ELETROJUTO NA PAREDE
- ↑↑ TOMADA UNIVERSAL SIMPLES A 0,30 m, 1,20 m DO PISO RESPECTIVAMENTE
- ↑ TOMADA 2P+T, ATERRADA, NO PISO (POIARIZADO)
- ↑ TOMADA 2P+T, ATERRADA, A 0,30 m DO PISO. (COMPUTADOR / FAX)
- ↑ TOMADA 2P+T, ATERRADA, A 0,50 m DO PISO. (COMPRESSOR)
- ↑ TOMADA P/ TELEFONE (PADRÃO TELEBRÁS) A 0,30 m DO PISO.
- QUADRO DE DISTRIBUIÇÃO C/ DISJUNTORES A 1,5 m DO PISO.
- QUADRO DE MEDIÇÃO C/ VISOR (PADRÃO CONCESSIONÁRIA) A 1,50 m DO PISO.
- ⚡ CASO DE ATERRAMENTO EM COBRE NÚ 6 mm x 2,00 m (TIPO COOPERWELD)

PREFEITURA MUNICIPAL DE COREAUCÉ	
PROJETO	PROJETO INST. ELÉTRICA
CONTEÚDO	PLANTA BAIXA
PROJETO	01/02
ÁREA	203,42 m ²
ESCALA	1/75
PROJ. POR	AQUINO
PROJ. POR	RODRIGO

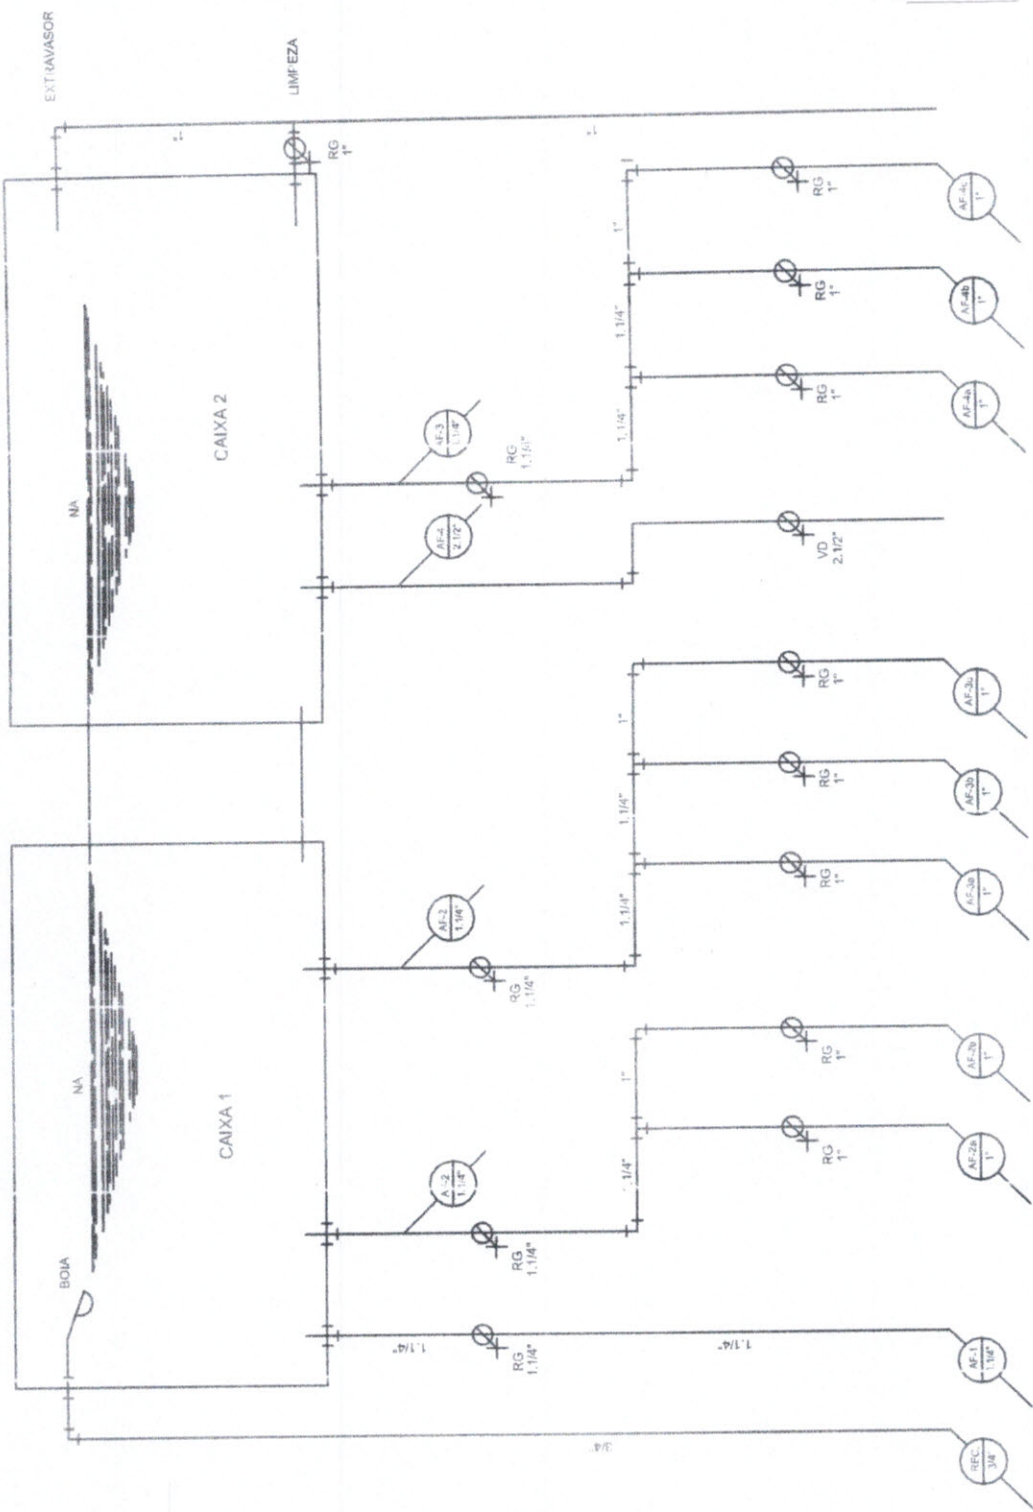

PREFEITURA MUNICIPAL DE COREAÚ/CE		PROJETO INST. HIDRÁULICA	02/03
POSTO DE SAÚDE		ESQUEMA VERTICAL	RODRIGO
ÁREA: 203,42 m²		ESCALA: 1/1	AQUINO

Rodrigo Moreira Araujo
 Rodrigo Moreira Araujo
 Engenheiro Civil
 CREA: 59413 - D



01 ESQUEMA VERTICAL
 SEM ESCALA

Roberta Moreira Araújo
 Engenheira Civil
 CREA: 39413-D



PREFEITURA MUNICIPAL DE COREAUCO		PROJETO INST. SANITÁRIA	
POSTO DE SAÚDE		PLANTA BAIXA	
203,42 m ²		1/75	
AQUINO		RODRIGO	


01/02

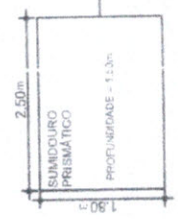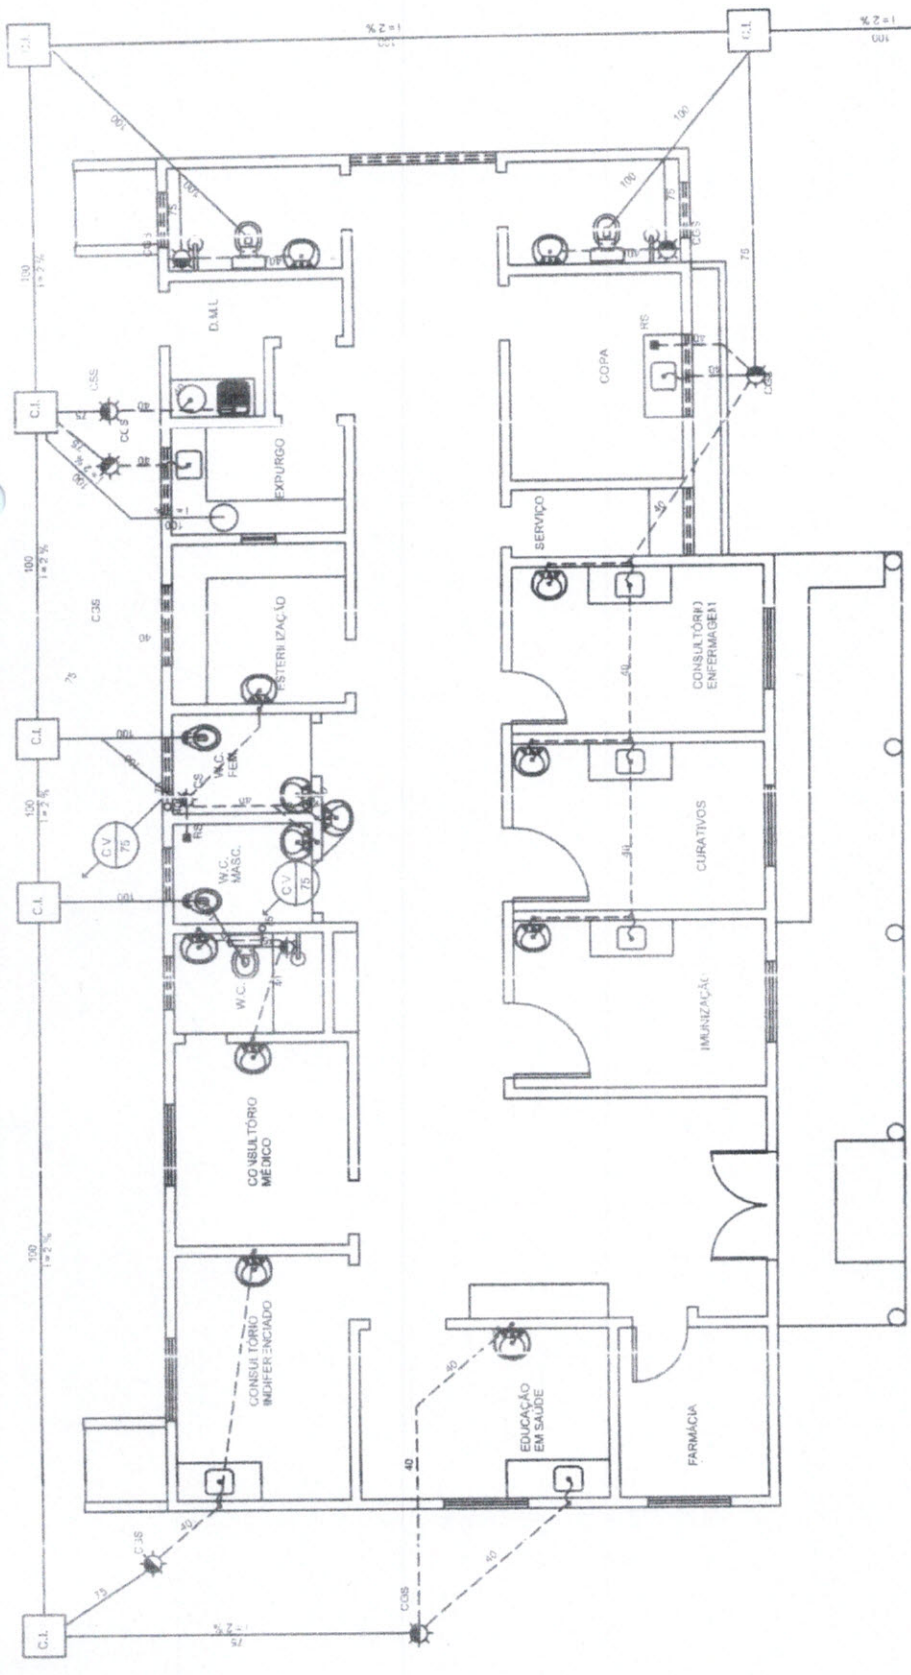

LEGENDA

- SIFÃO
- CAIXA SINIFONADA
- CAIXA DE GORDURA SINIFONADA
- CAIXA DE SABÃO SINIFONADA
- RALO SECO
- CAIXA DE INSPEÇÃO (60 x 60) cm
- C.I.
- CANALIZAÇÃO QUE SOBES
- CANALIZAÇÃO QUE DESCE
- INDICAÇÃO DA COLUNA DE VENTILAÇÃO C.O. RESPECTIVO DIÂMETRO
- CANALIZAÇÃO PARA ESGOTO SECUNDÁRIO (QUE LEVA A C.I.)
- CANALIZAÇÃO PARA ESGOTO SECUNDÁRIO (QUE LEVA A C.S. e C.CS.)
- CANALIZAÇÃO PARA ESGOTO PRIMÁRIO

01 PLANTA BAIXA
 ESCALA 1/75

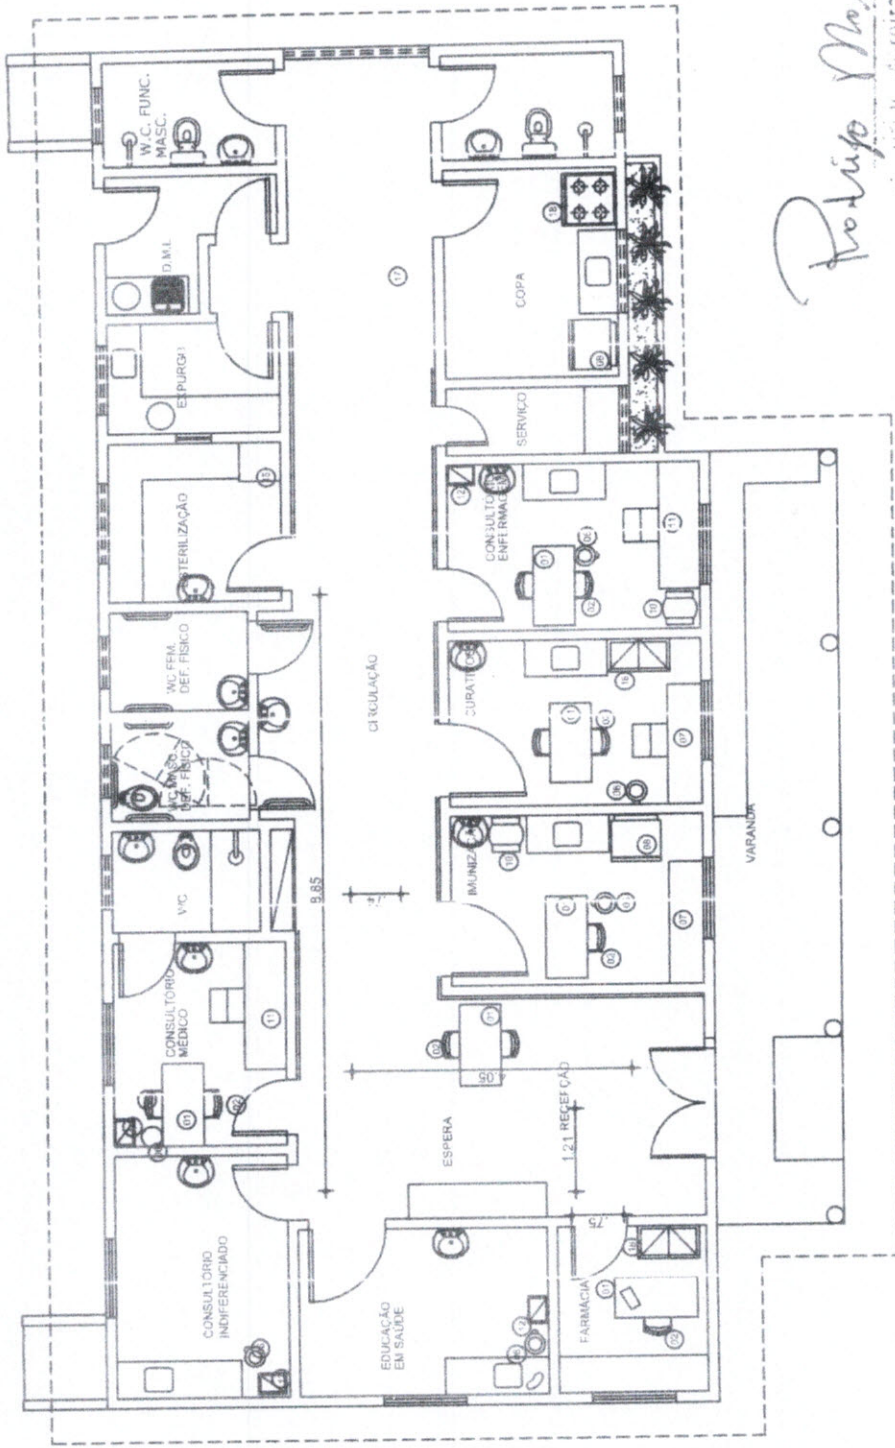

- 01- MESA / BIRÓ (VER ESPECIFICAÇÃO NO ORÇAMENTO)
- 02- Cadeira em ferro esmaltado
- 03- ARQUEJO EM AÇO COM DAVETAS
- 04- ARQUEJO DE TUPA PARA MESA
- 05- BANCO EM MADEIRA SEM ENCOSTO
- 06- BALDE DE INOX COM PEDA.
- 07- MESA ESMALTADA COM COLCHÃO
- 08- GELADEIRA
- 09- BALANÇA ADULTO
- 10- BALANÇA PEDIÁTRICA
- 11- MESA PARA EXAME CLÍNICO
- 12- ARMÁRIO VITRINE
- 13- MESA AUXILIAR
- 14- SUPORTE DE SORRO
- 15- ESTUA DE SEGURANÇA E ESTERILIZAÇÃO
- 16- ANUÁRIO FECHADO EM FERRO ESMALTADO
- 17- CADERNA DE ROLHAS
- 18- FOGÃO INDUSTRIAL

OBSERVAÇÃO:
 O RESTANTE DOS EQUIPAMENTOS QUE CONSTA NO ORÇAMENTO, E NÃO ESTÃO LISTADOS AQUI, TRATAM-SE DE INSTRUMENTOS, PROTETORES E QUE DEVEM SER GUARDADOS E/OU DISTRIBUÍDOS NOS DEMAIS MÓDULOS E EQUIPAMENTOS USUÁRIOS ACIMA.

Rodolfo Moreira Araújo
 Engenheiro Civil
 CREA: 39413 - D




01 PLANTA BAIXA
 ESCALA: 1/75


PREFEITURA MUNICIPAL DE COREAÚNGÊ	
POSTO DE SAÚDE	LAY - OUT
PLANTA BAIXA	
ÁREA: 203,42 m²	ESCALA: 1/75
PROJETA: AQUINO	REVISOR: RODRIGO
ÚNICA	

- LAYER 01 0,15
- LAYER 02 0,20
- LAYER 03 0,60
- LAYER 06 0,80
- LAYER 07 0,10
- LAYER 08 0,08
- LAYER 21 0,25
- LAYER 30 0,35
- LAYER 31 0,25
- LAYER 41 0,25

DETALHE JARDINEIRAS

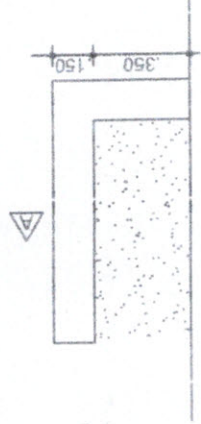


PLANTA BAIXA
Esc.:1/20

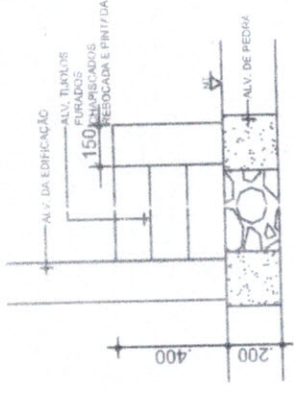


CORTE AB
Esc.:1/20

DETALHE MURO

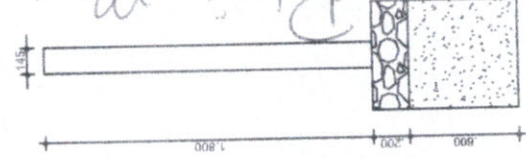

DETALHE
Esc.:1/30

DETALHE CASA COMPRESSOR

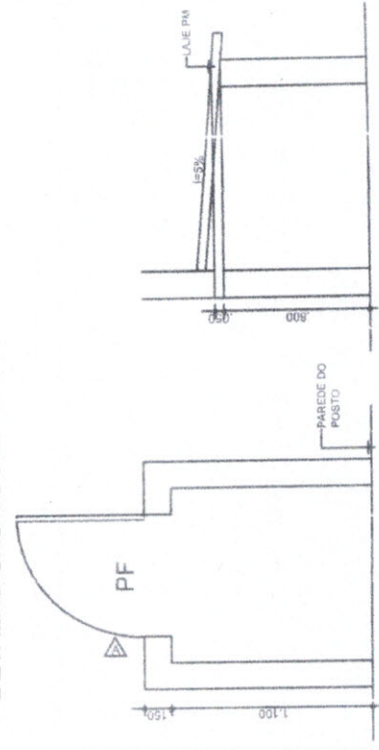

CORTE AB
Esc.:1/30

PLANTA BAIXA
Esc.:1/30

PF=0,70x0,80m

PREFEITURA MUNICIPAL DE COREAUIÇE

OBRA:	POSTO DE SAÚDE
DATA:	MARÇO / 2013
ÁREA:	203,42m ²
ESCALA:	INDICADA
CONTEJDO:	


DETALHES: - JARDINEIRAS
- MURO
- CASA COMPRESSOR



PRONCHIA 01

01

DESENHO: AQUINO

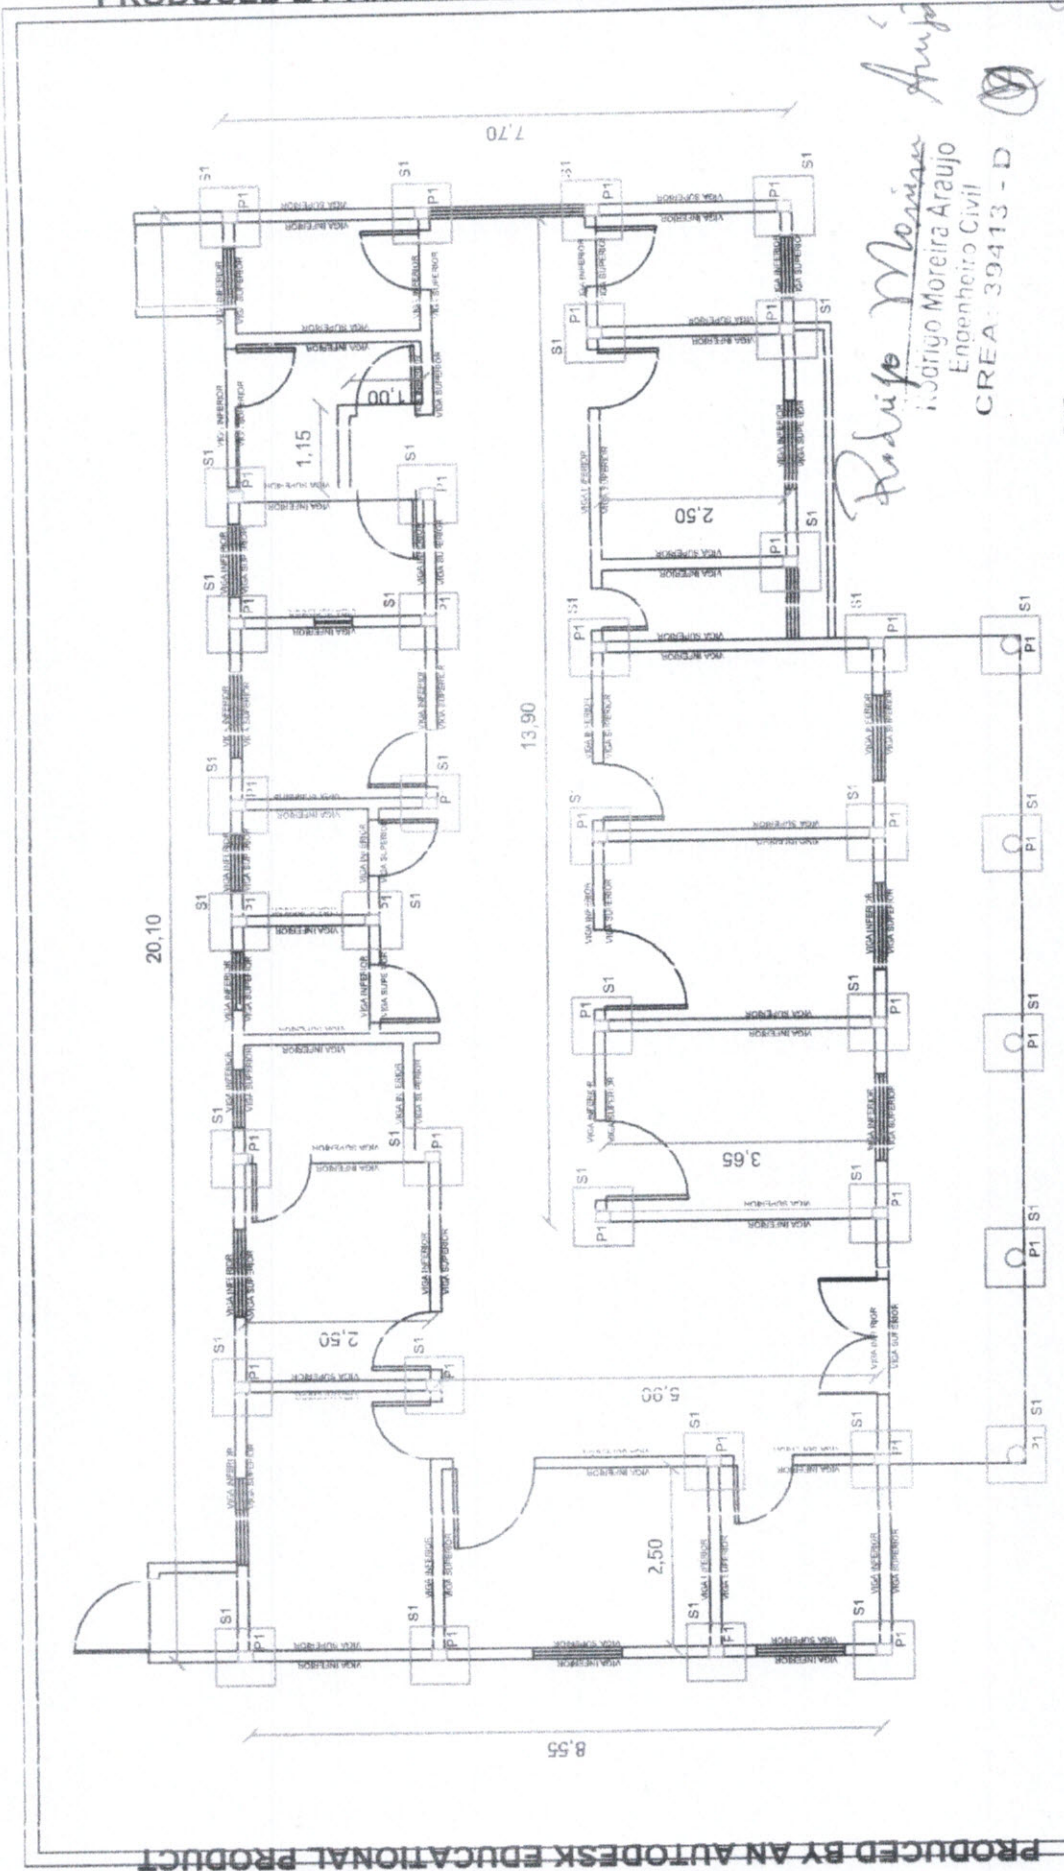


Rodolfo Moreira Araújo
 Rodrigo Moreira Araújo
 Engenheiro Civil
 CREA: 39413 - D

5,95		PREFEITURA MUNICIPAL DE COREAÚ	
TRABALHO	PLANTA BAIXA - POSTO DE AJUDA DO PISTA	PROJETO	PROJETO DE ARQUITETURA
ESCALA	1/100	TIPO DE PROJETO	EDUCACIONAL
TÍTULO	MARÇO DE 2022	DATA	01/02

PLANTA LOCAÇÃO/ SAPATA/ PILARES/VIGAS SUPERIOR E INFERIOR



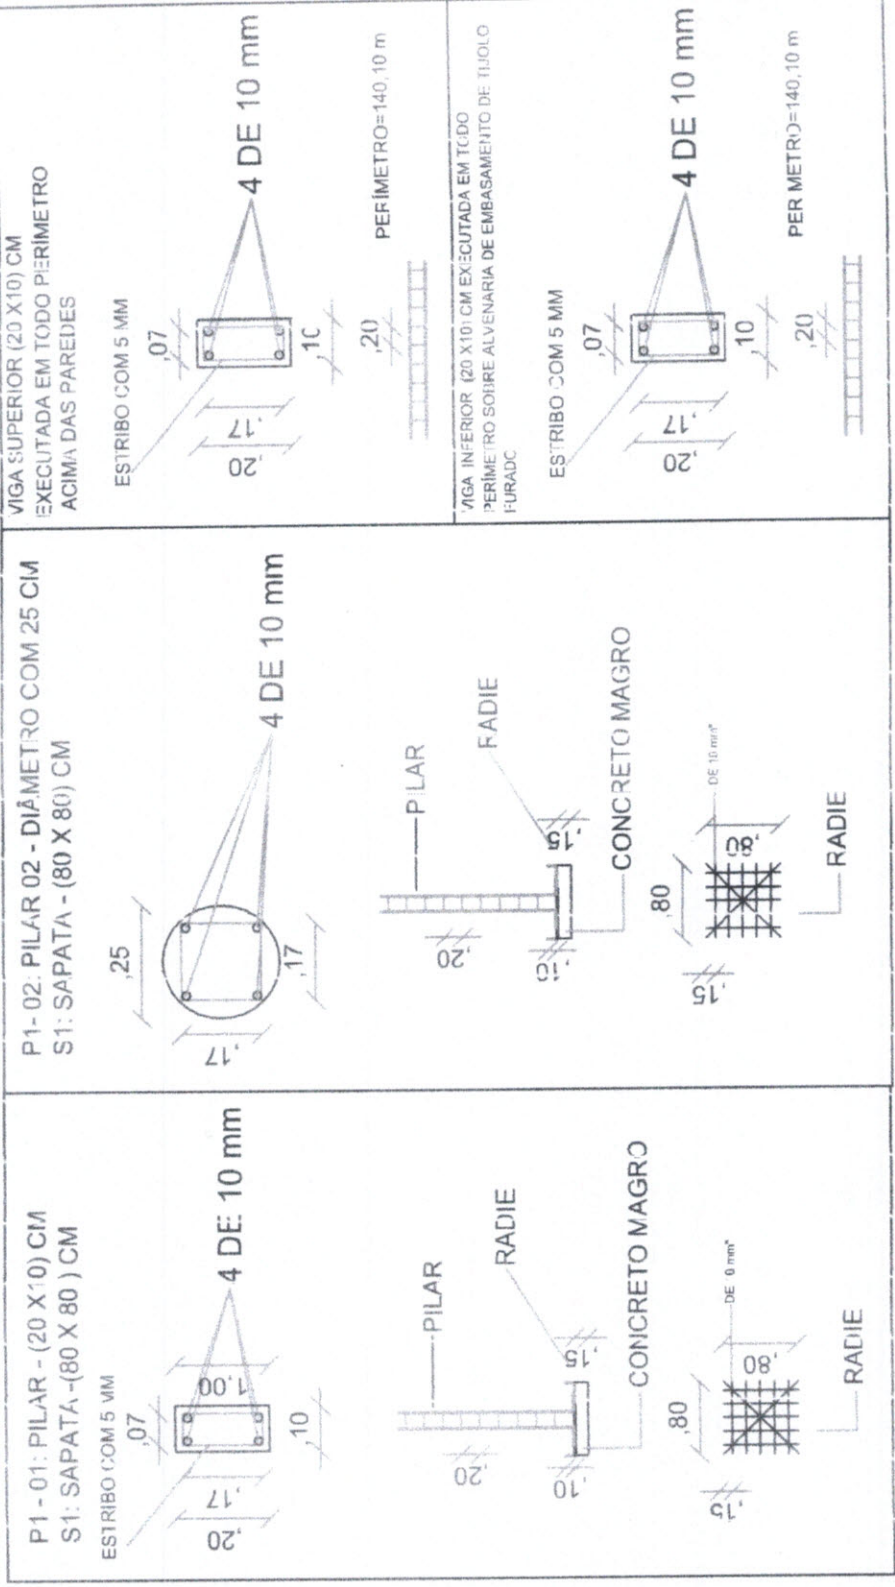

Rodrigo Moreira Araujo
 Rodrigo Moreira Araujo
 Engenheiro Civil
 CREA: 39413-1

PREFEITURA MUNICIPAL DE COREAÚ	
PROJETO	PLANTA BAIXA - POSTO DE SAÚDE DO VOTA
PROJETO	ESTRUTURAL
ESCALA	1/100
DATA	MARÇO DE 2022
PROF.	02/92