




1 PLANTA BAIXA
ESCALA 1:15

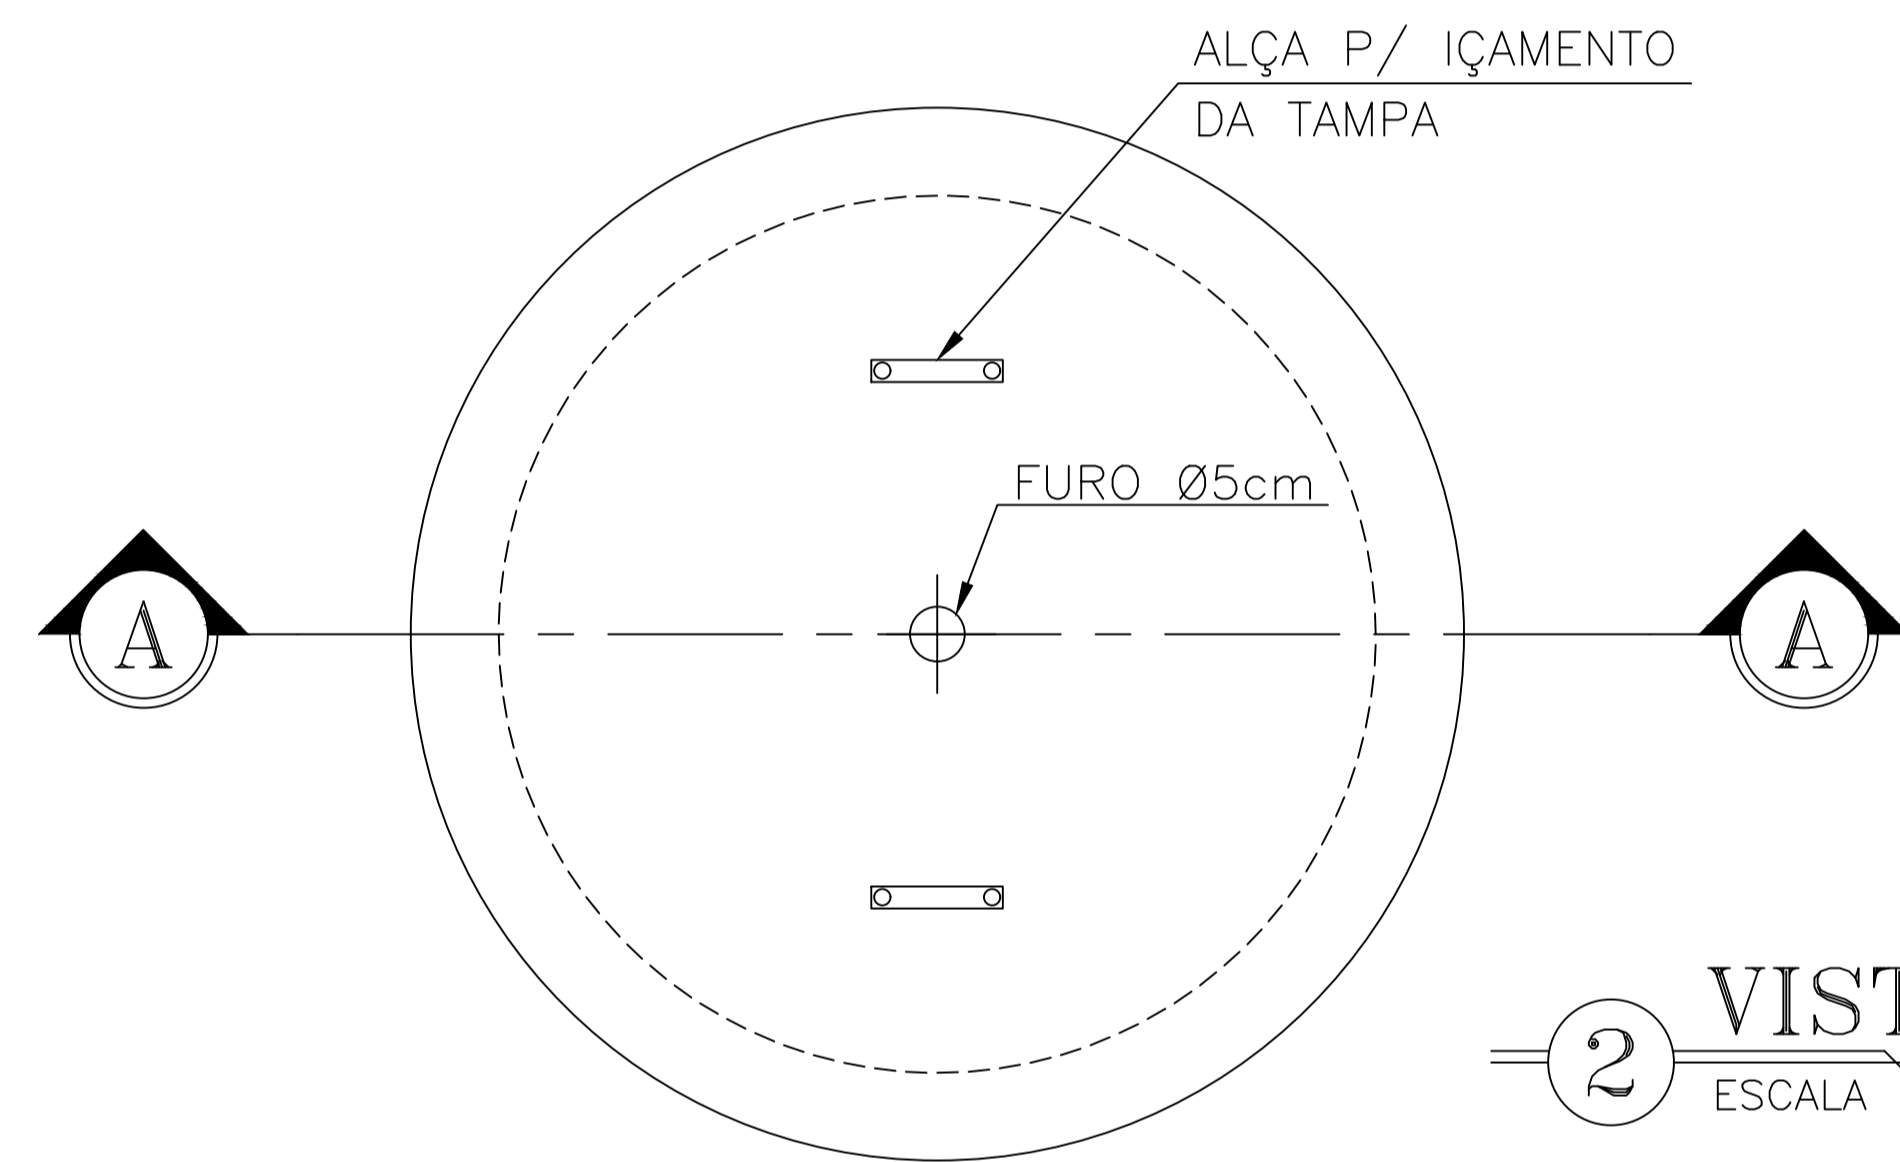

2 VISTA SUPERIOR
ESCALA 1:15

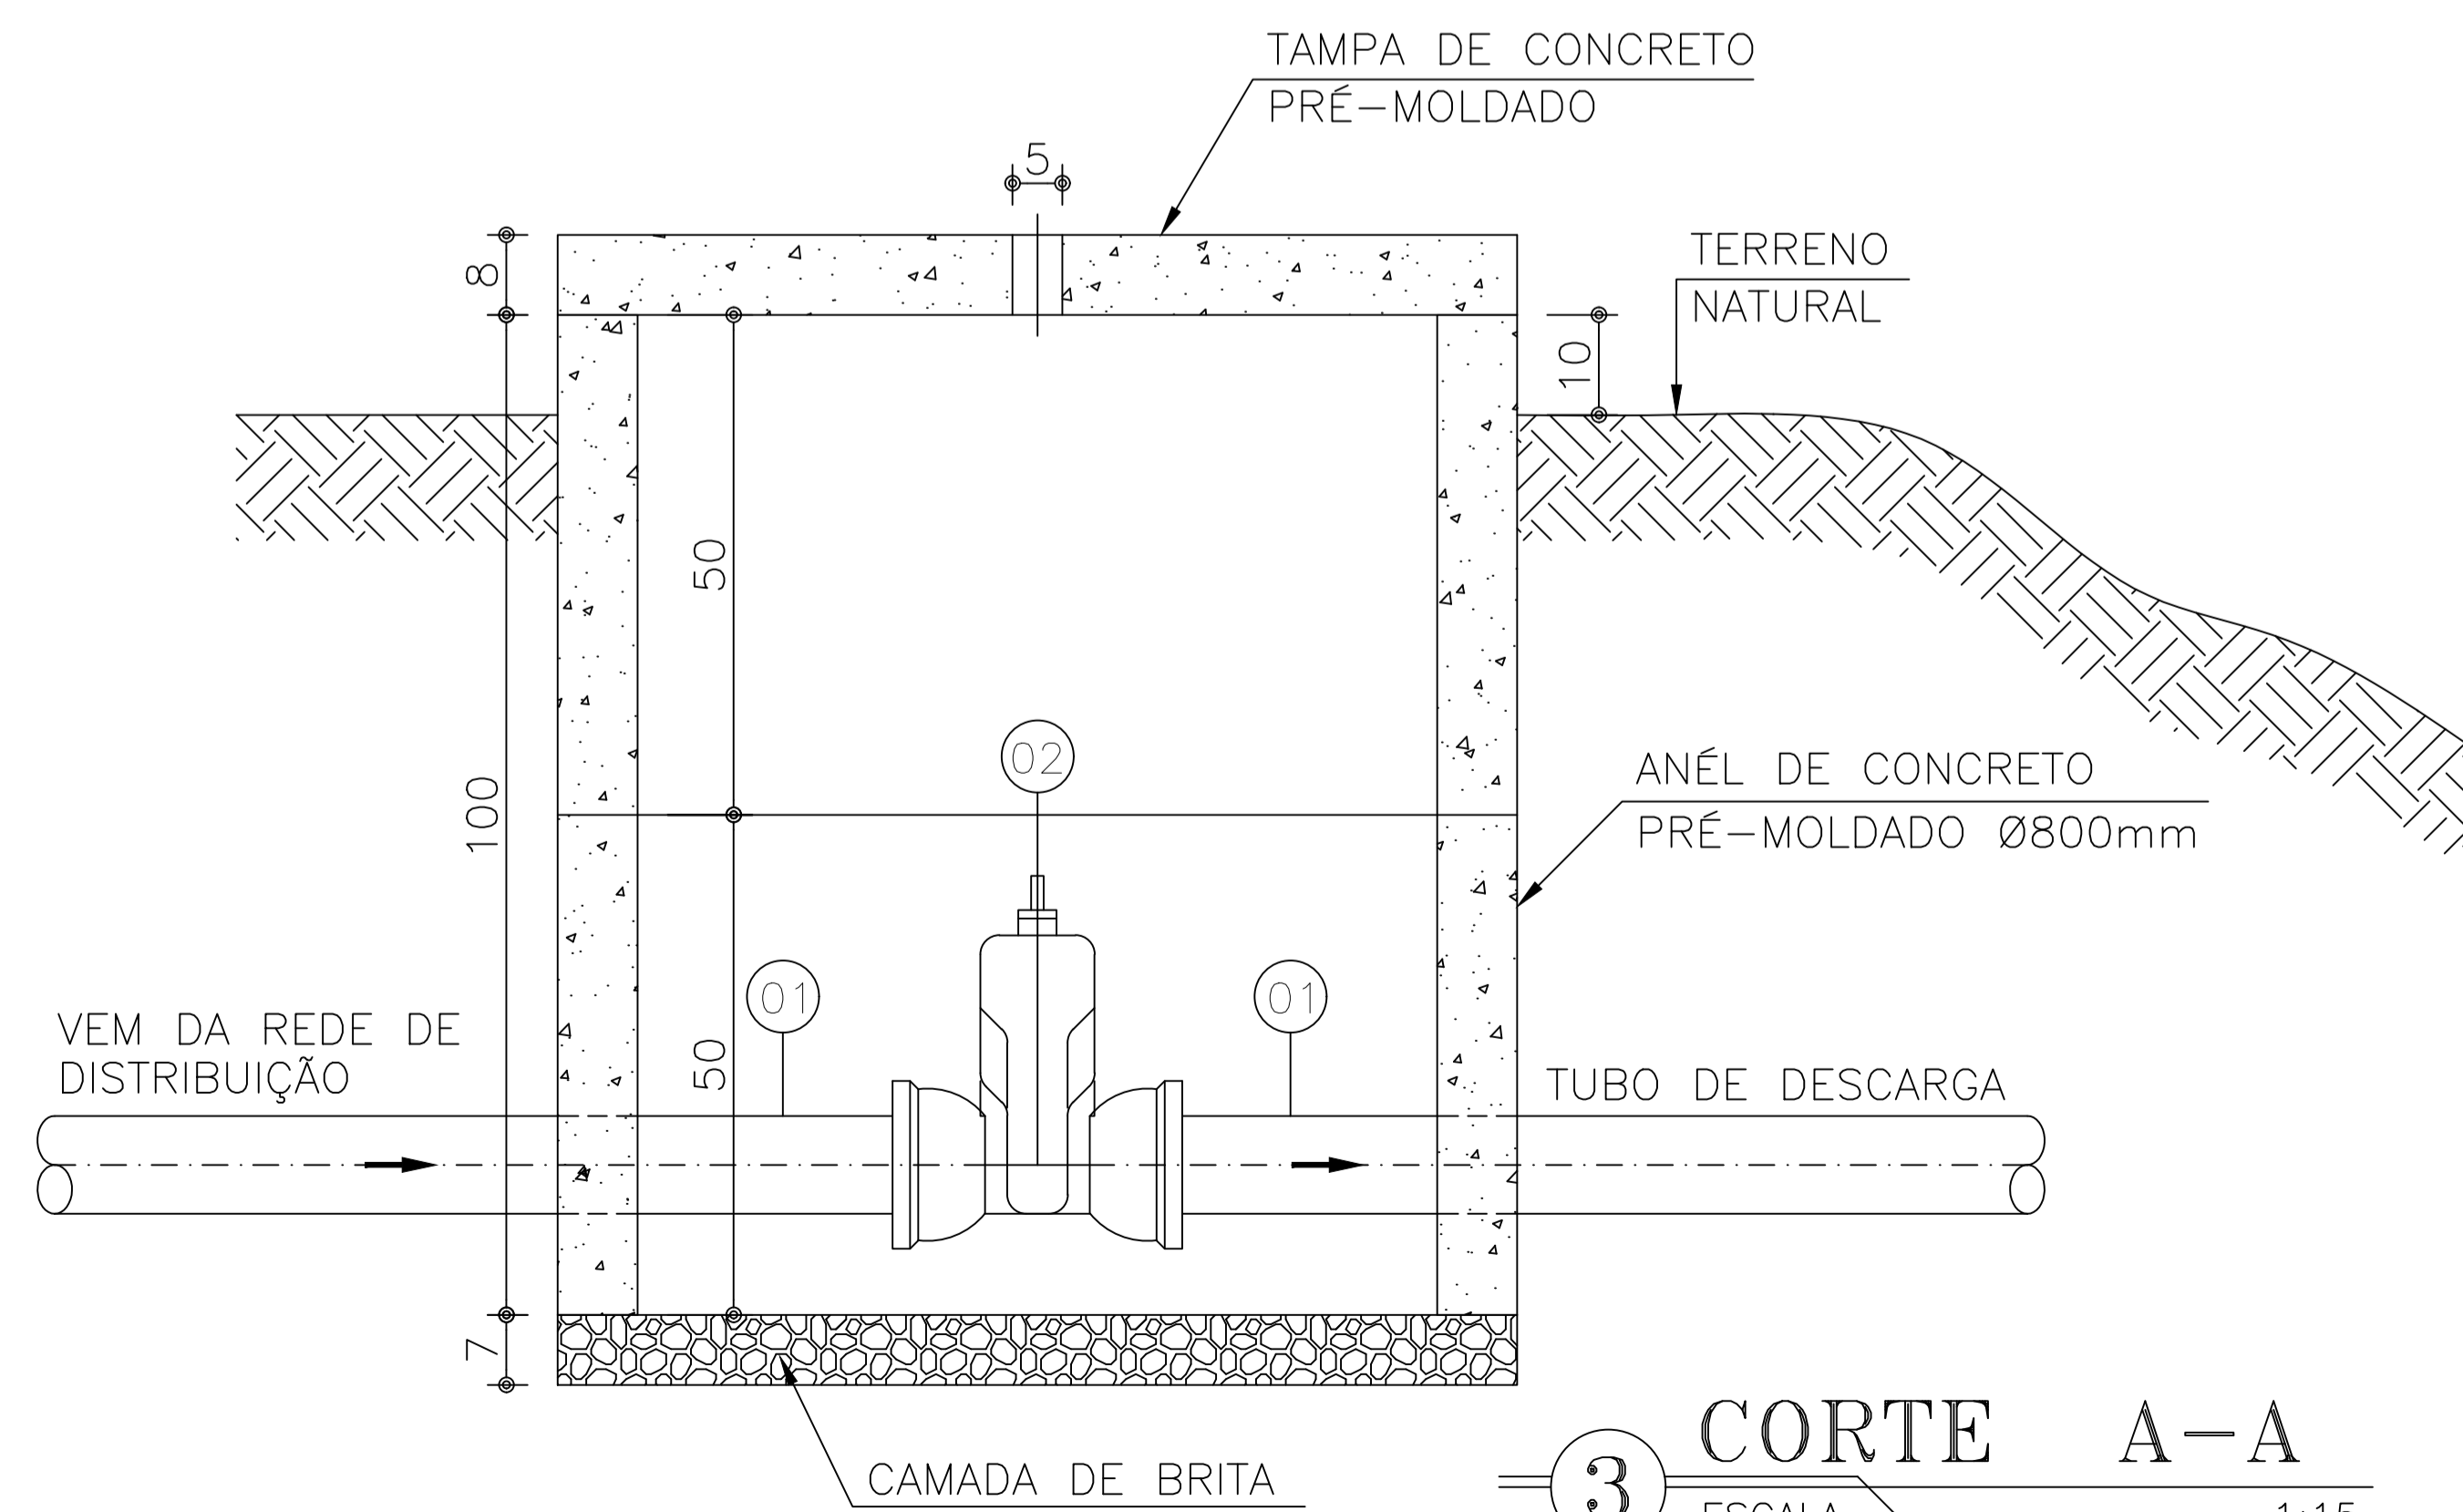

3 CORTE A-A
ESCALA 1:15

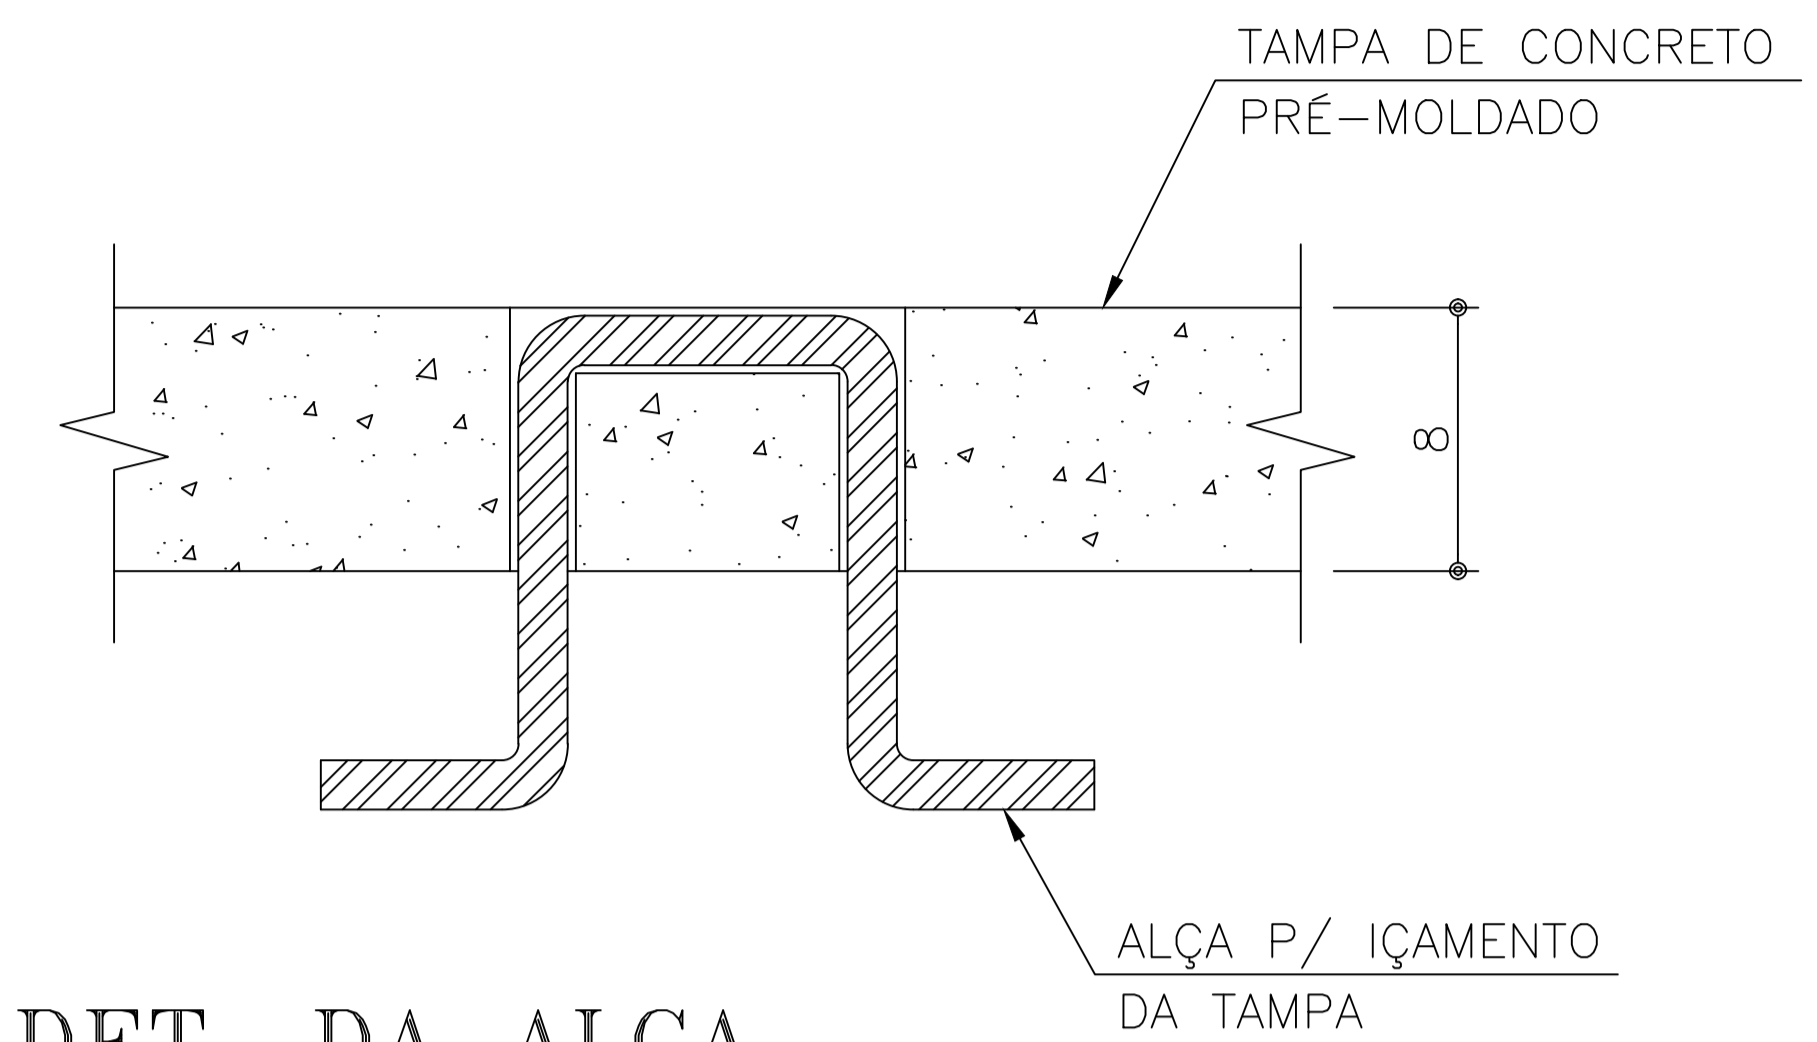

4 DET. DA ALÇA
ESCALA 1:5

RELAÇÃO DE MATERIAIS CAIXA DE REGISTRO DE DESCARGA

ITEM	DESCRIMINAÇÃO	QUANT. ud	DIAM. mm
CHEGADA			
01	TUBO PVC PBA JE DN 75	1	75
02	REGISTRO DE GAVETA COM BOLSA/CABEÇOTE	1	75

PREFEITURA MUNICIPAL DE COREAÚ

PROJETO : ABASTECIMENTO D'ÁGUA EM ZONA RURAL			
LOCALIDADE: VILA LOLÔ, IPUEIRAS, VARZEA DAS PEDRAS, BOIADA, PAPOSA, M. VERMELHA, E ADJACÊNCIAS		MUNICÍPIO: COREAÚ-CE	
CONTEÚDO: CAIXA DE DESCARGA EM ANEL Ø800mm PLANTA, VISTA, CORTE E DETALHE			
DESENHO: EDIBERTO	ESCALA: INDICADA	DATA: FEVEREIRO/2020	PRANCHA: ANEXO 06
OBSERVAÇÕES:			
VISTO:			